

MAPA DO CELÓW PROJEKTOWYCH

terenu położonego w mieście Tłuszcz na dz. ew. 521/16, 521/19, 522/7, 526, 527/3

Identyfikator zgłoszenia pracy		6640.6763.2023
miejscowość		Tłuszcz, ul. Nowa
Jednostka ewidencyjna	Identyfikator nazwa	143411_4
	Identyfikator nazwa	Tłuszcz-miasto
Obręb ewidencyjny	Identyfikator nazwa	143411_4.0001
	Identyfikator nazwa	Tłuszcz
Skala mapy		1:500
Nazwa układu współrzędnych	Prostokątnych płaskich	„2000 strefa 7/21”
	wysokości	„PL-EVRF2007-NH”
Oznaczenie granic obszaru, który był przedmiotem aktualizacji		
Oznaczenie i informacje o służebnościach gruntowych mających wpływ na zagospodarowanie gruntów, zlokalizowanych w granicach projektowanej inwestycji		
nie badano		
Oznaczenie i symbol konturu użytku gruntowego, który nie jest ujawniony w bazie danych ewidencji gruntów i budynków		
brak		
Granice działek ewidencyjnych w zakresie opracowania według ewidencji gruntów		
Nie wyklucza się istnienia w terenie innych nie wykazanych na niniejszej mapie urządzeń podziemnych, które nie były zgłoszone do inwentaryzacji		
Data aktualizacji mapy		11.08.2023
Usługi Geodezyjne PRZEMAR		GEODETA UPRAWNIONY P.Ordyniak inż. Przemysław Ordyniak Upr. zaw. 23309
Przemysław Ordyniak Chrzęśne, ul. W. Karłowicza 34, 05-240 Tłuszcz tel. 509-086-923 biuro.ugprzemar@gmail.com NIP 1251508305 REGON 388303748		

Poświadczam, że operat techniczny zawierający rezultaty prac geodezyjnych i kartograficznych, w wyniku których powstał niniejszy dokument uzyskał pozytywny wynik weryfikacji.


Identyfikator zgłoszenia prac geodezyjnych:	6640.6763.2023
Organ służby geodezyjnej i kartograficznej, który otrzymał zgłoszenie:	STAROSTA WOŁOMIŃSKI
Wykonawca prac geodezyjnych:	Usługi Geodezyjne PRZEMAR Przemysław Ordyniak Chrzęśne, ul. W. Karłowicza 34, 05-240 Tłuszcz
Nr oraz data sporządzenia dokumentu zawierającego wynik pozytywnej weryfikacji	Protokół Weryfikacji Nr 6640.6763.2023.1 z dnia 21.08.2023 r.
Imię i nazwisko oraz nr uprawnień zawodowych kierownika prac geodezyjnych	inż. Przemysław Ordyniak nr uprawnień zawodowych: 23309
Jestem świadomy odpowiedzialności karnej za złożenie fałszywego oświadczenia.	Data i podpis kierownika prac geodezyjnych: 22-08-2023 GEODETA UPRAWNIONY P.Ordyniak inż. Przemysław Ordyniak Upr. zaw. 23309

Usytuowanie sieci wodociągowej na odc. 1-15 nanesiono kolorem czerwonym w pkt 13, 14, 15 hydrant nadziemny Za zgodność z oryginałem mapy do celów projektowych.


inż. P. ŁUKASZ OLSZEWSKI 05-205 Dobczyn, ul. Mazowiecka 89 tel. 504 17 101 Upr. bud. nr MZJ00043/PWOS/12 w specjalności projektacyjnej w zakresie sieci, instalacji i urządzeń cieplnych, wentylacyjnych, gazowych, wodociągowych i kanalizacyjnych

ORIENTACJA

Skala 1:5000

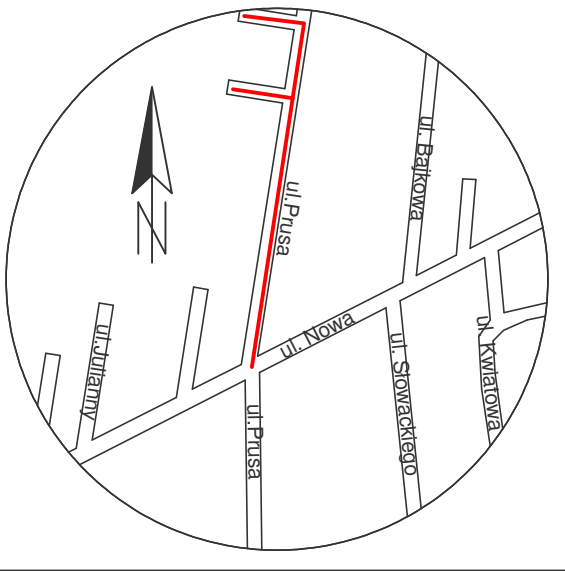

Adres inwestycji:		Tłuszcz ulica Bolesława Prusa dz. 521/16, 521/19, 522/7, 526, 527/3, 540 z obręb. 0001-n-Tłuszcz jedn. ewid. 143411_4-Tłuszcz-miasto
Inwestor:		Gmina Tłuszcz ul. Warszawska 10, 05-240 Tłuszcz
Przedmiot opracowania:		Budowa sieci wodociągowej rozdzielczej - projekt zagospodarowania terenu
Projektant:	Podpis:	
mgr inż. Łukasz Olszewski Uprawnienia budowlane nr MAZ/0048/PWOS/12		
Sprawił:	Podpis:	
mgr inż. Daniel Smolinski Uprawnienia budowlane nr MAZ/0080/PWOS/13		
Data opracowania:	Skala:	1:500
październik 2023r.	Nr rysunku:	1
	Nr strony:	4

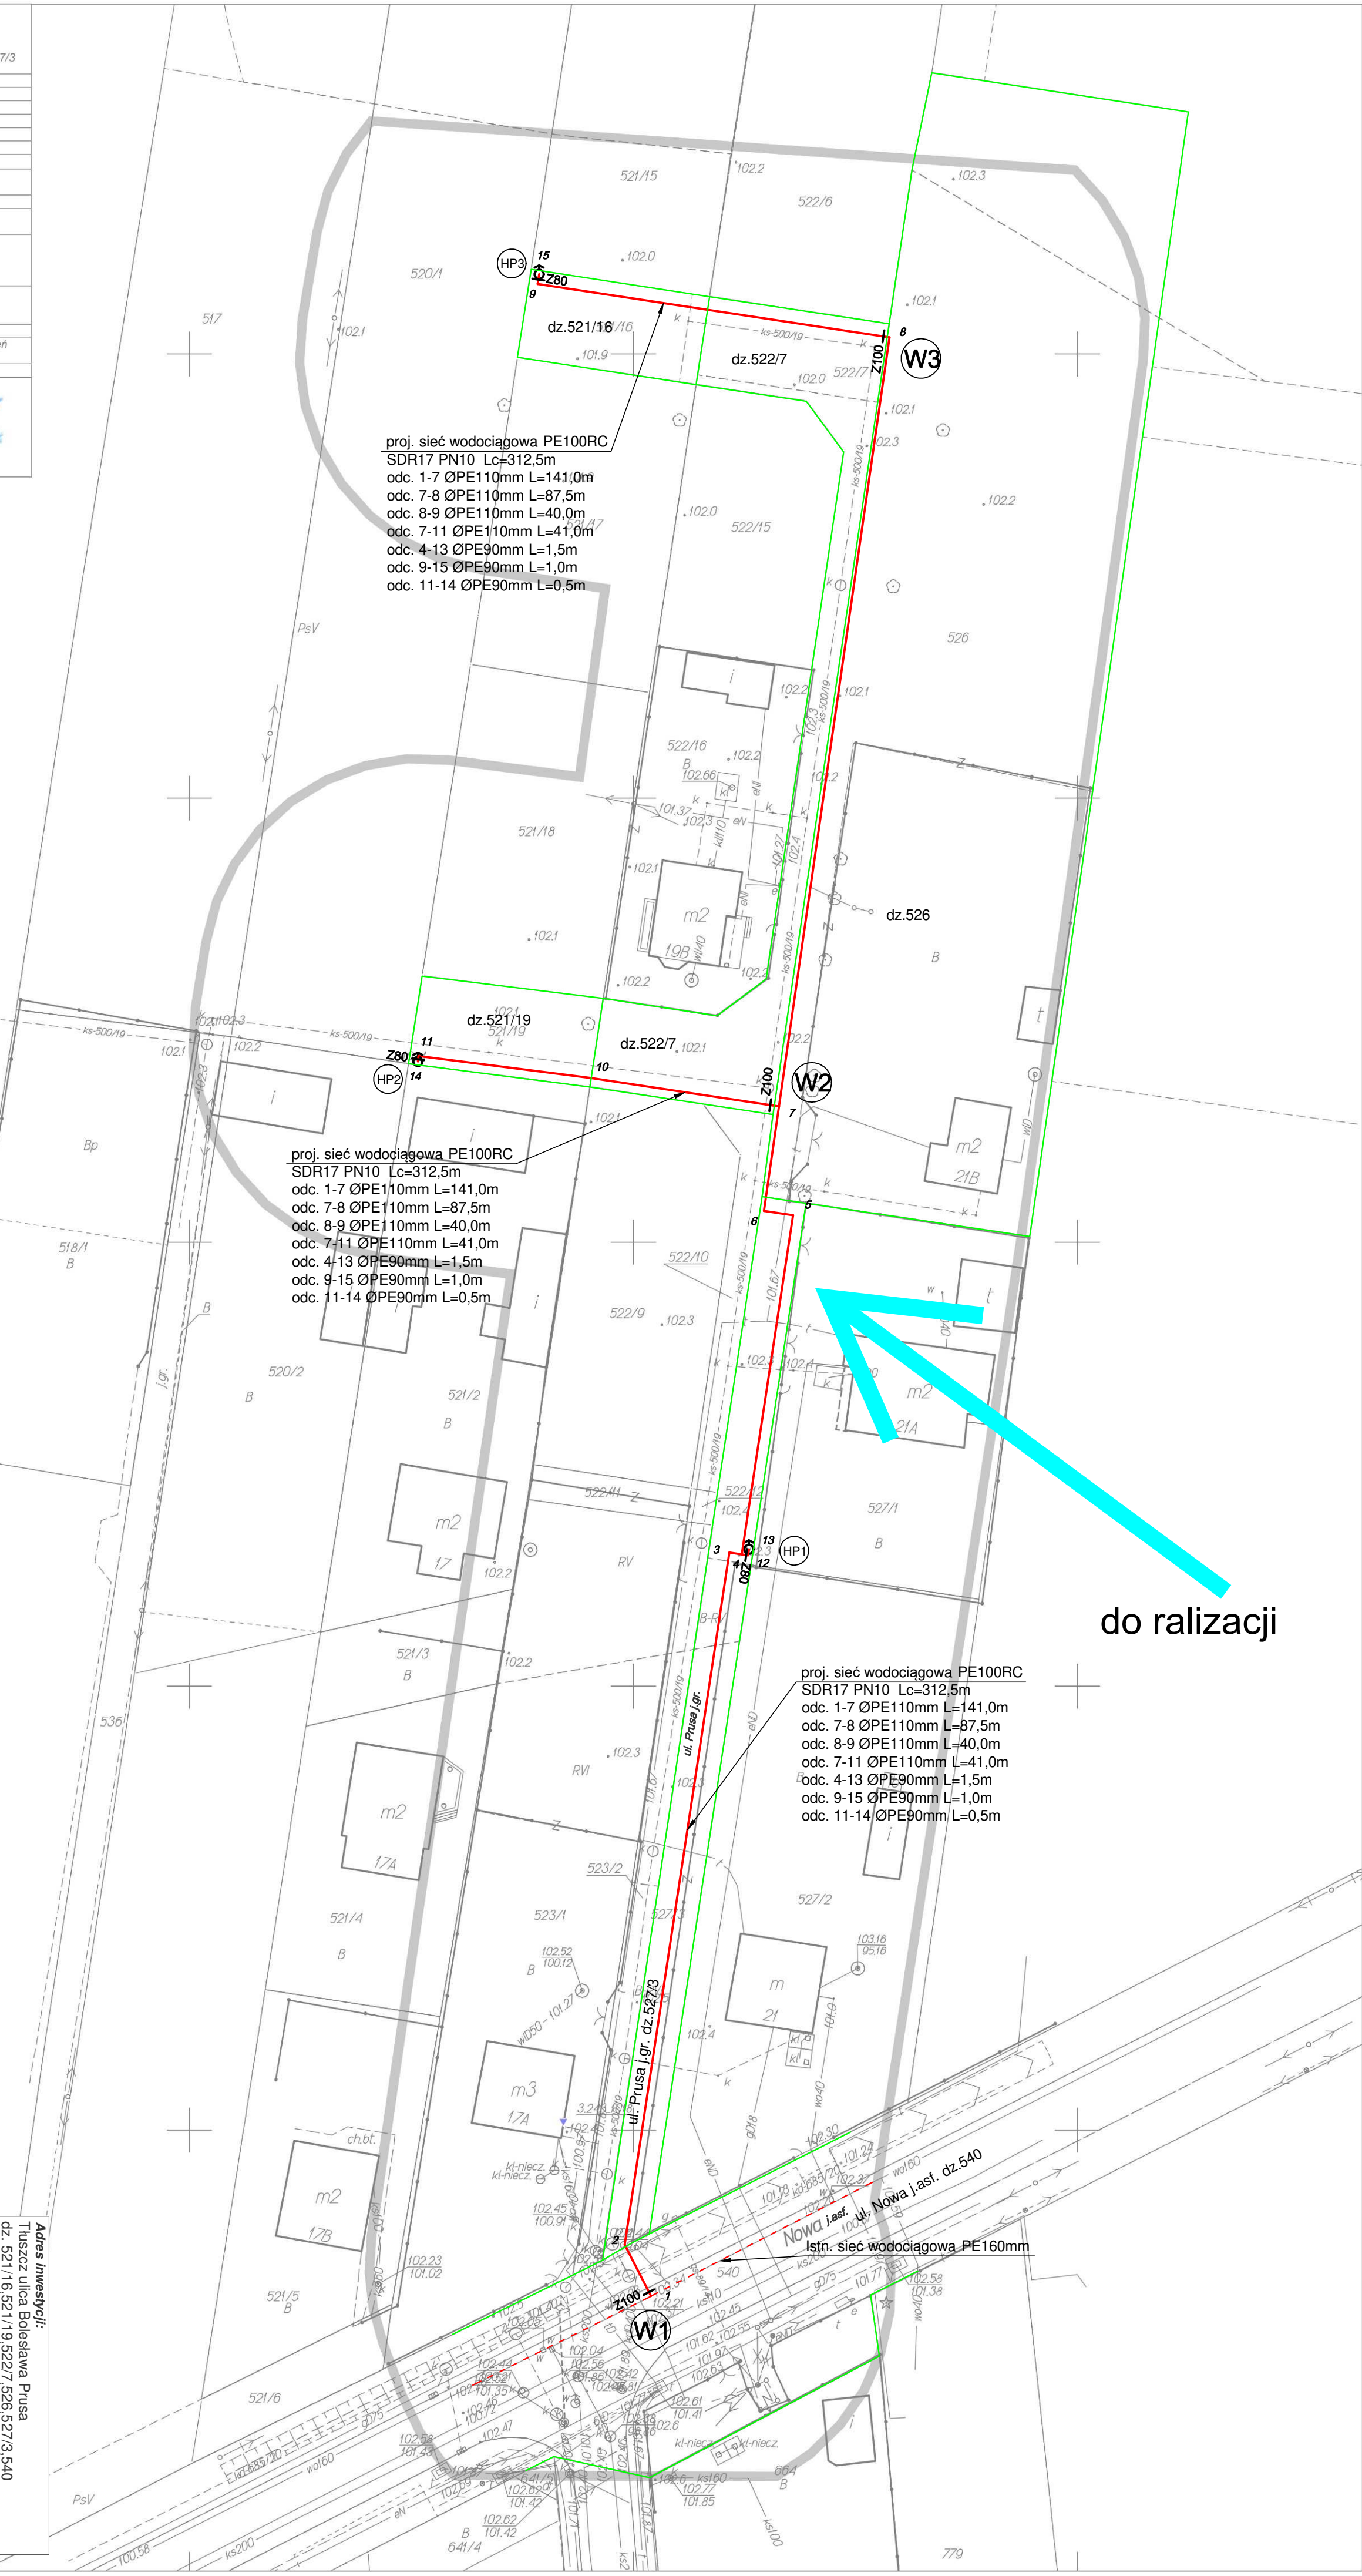

do realizacji